


Legende:

 
-  Mischwasserkanal (Neu)
-  Regenwasserkanal (Neu)

Betriebshof Mariatal

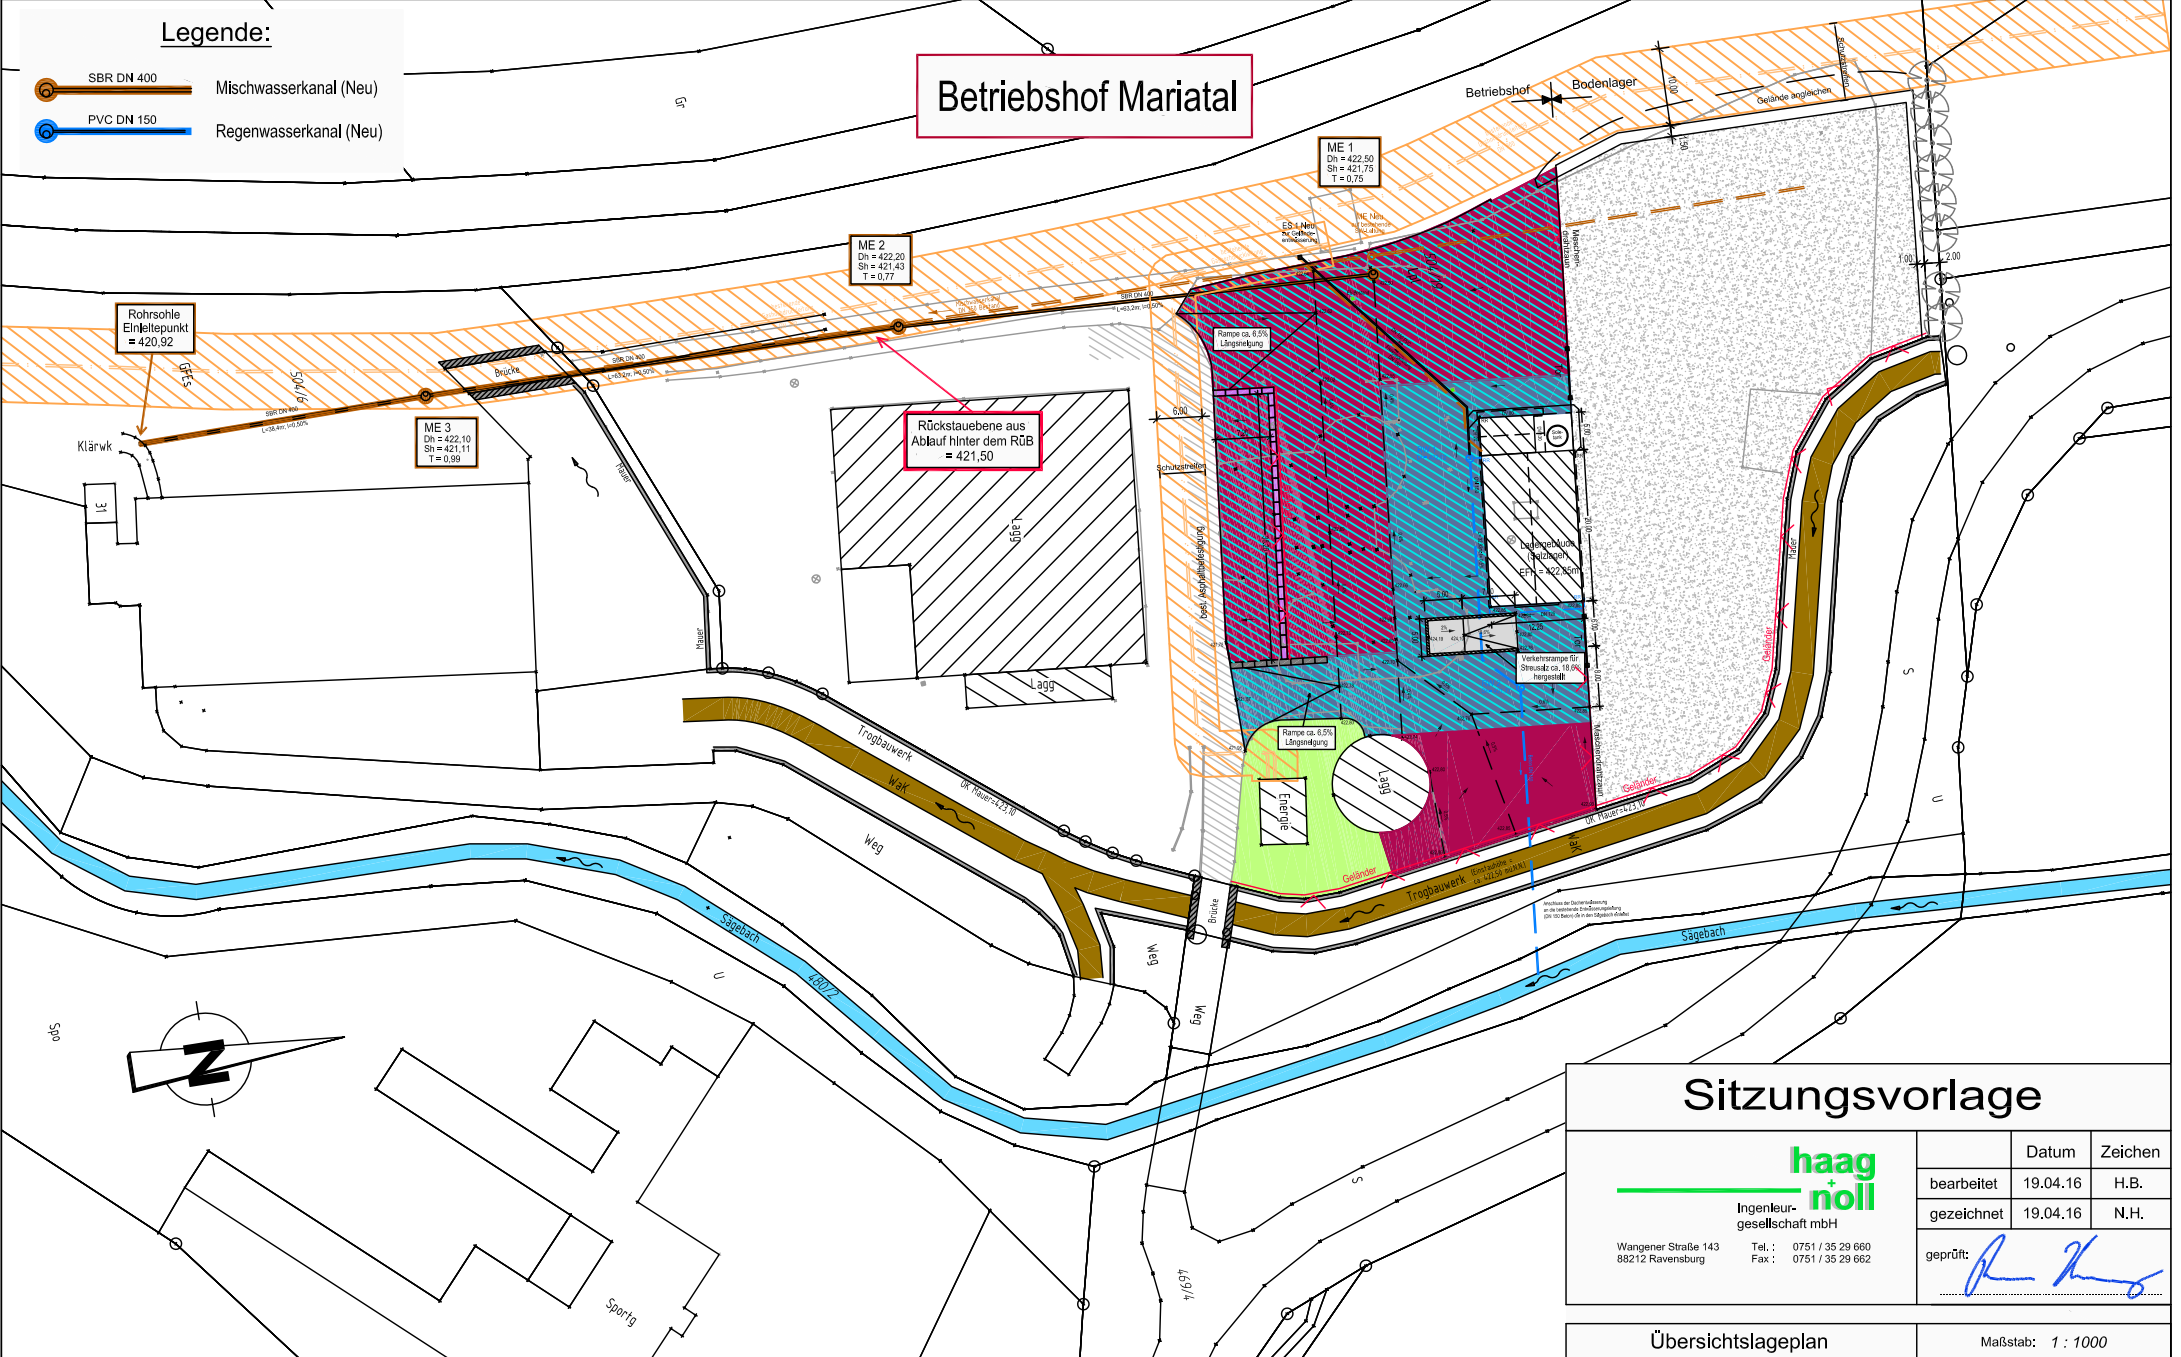

Sitzungsvorlage

**haag
+
noll**
Ingenieur-
gesellschaft mbH
Wangener Straße 143 88212 Ravensburg
Tel.: 0751 / 35 29 660 Fax: 0751 / 35 29 662

	Datum	Zeichen
bearbeitet	19.04.16	H.B.
gezeichnet	19.04.16	N.H.
geprüft:		

Übersichtslageplan

Maßstab: 1 : 1000