


Btrg


452/3

2

284

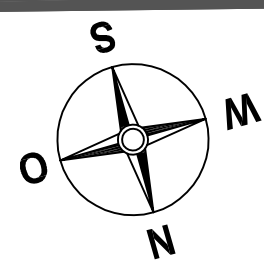


Gar

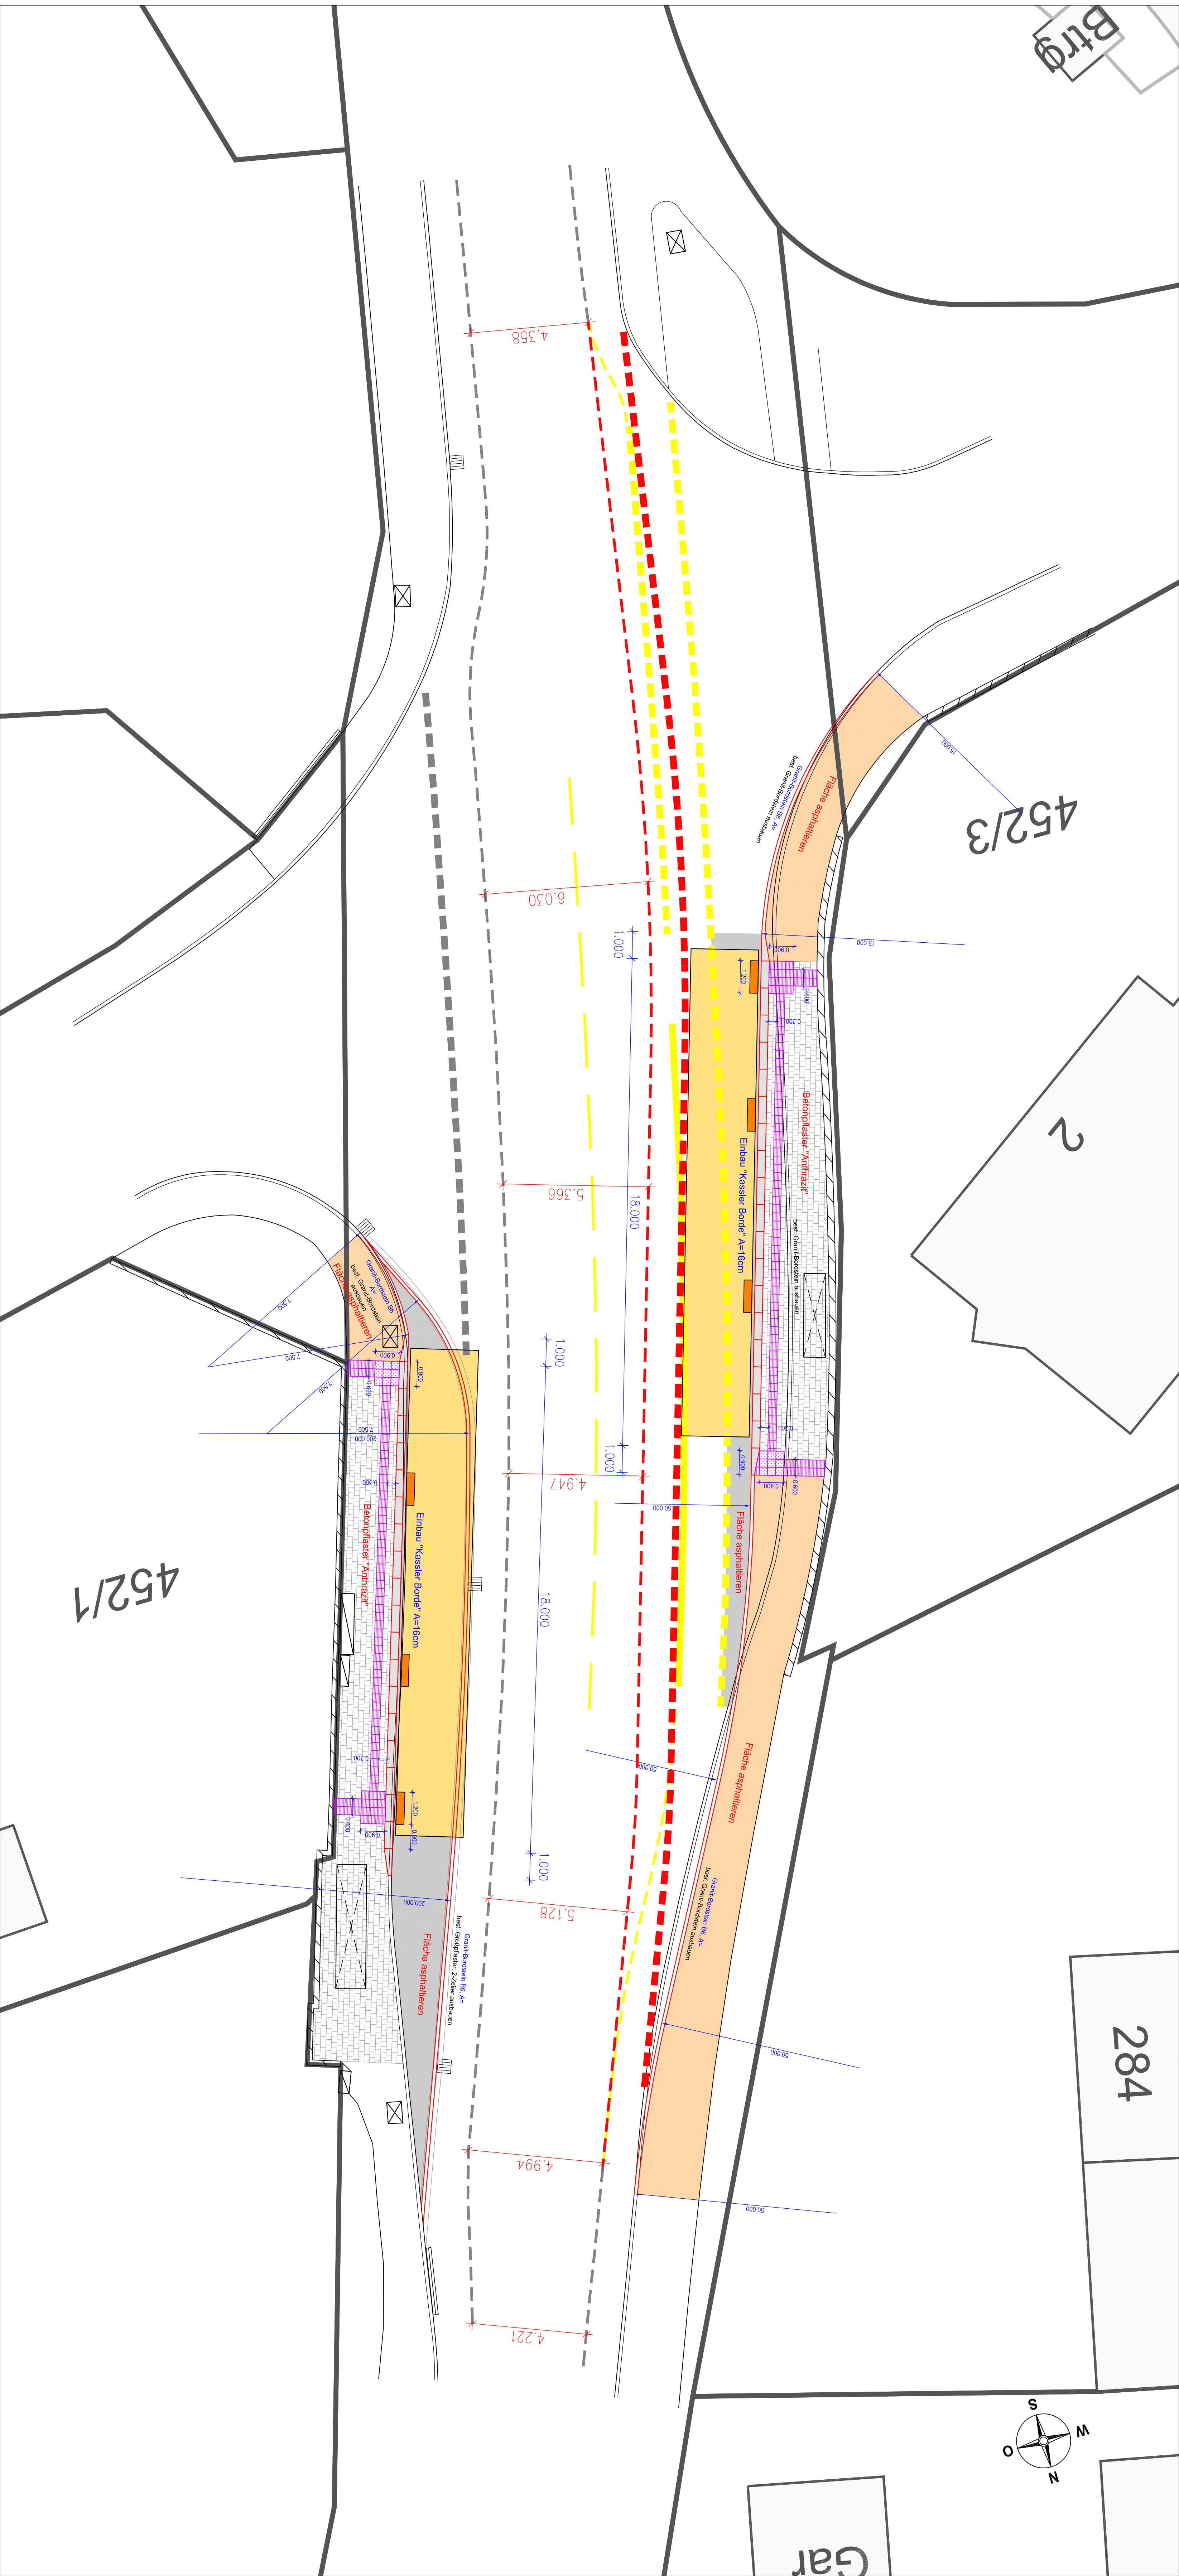

452/1

Inoplenfurt, U. Vermessungsbüro, Projektleitung  
**KOHLER Ingenieure GbR**  
 Großschlocher Straße 47, 88272 Bregenz  
 TEL: 0751 / 56109-0, FAX: 0751 / 56109-22  
 E-Mail: info@kohler-ingenieure.de

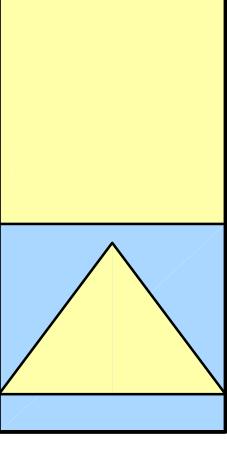

Auftraggeber:		Anlage:	
Stadt Ravensburg			
Tiefbauamt		Plan:	
Salzmandweg 22, D-88212 Ravensburg		Datum	
		03.05.2017	
Projekt:		Zeichen	
Sanierung Bushaltestelle		benutzt: 03.05.2017	
"Torkenwelle"		gezeichnet: 03.05.2017	
		geprüft:	
		Reinwald	
Anerkannt:		Lageplan	
		Maßstab 1:100	
		Entwurfsplanung	
		Höhenangabe:	
		Höhen = m ü. NN	
		Höhenstatus: 130	
		Höhensystem: DHHN 12	