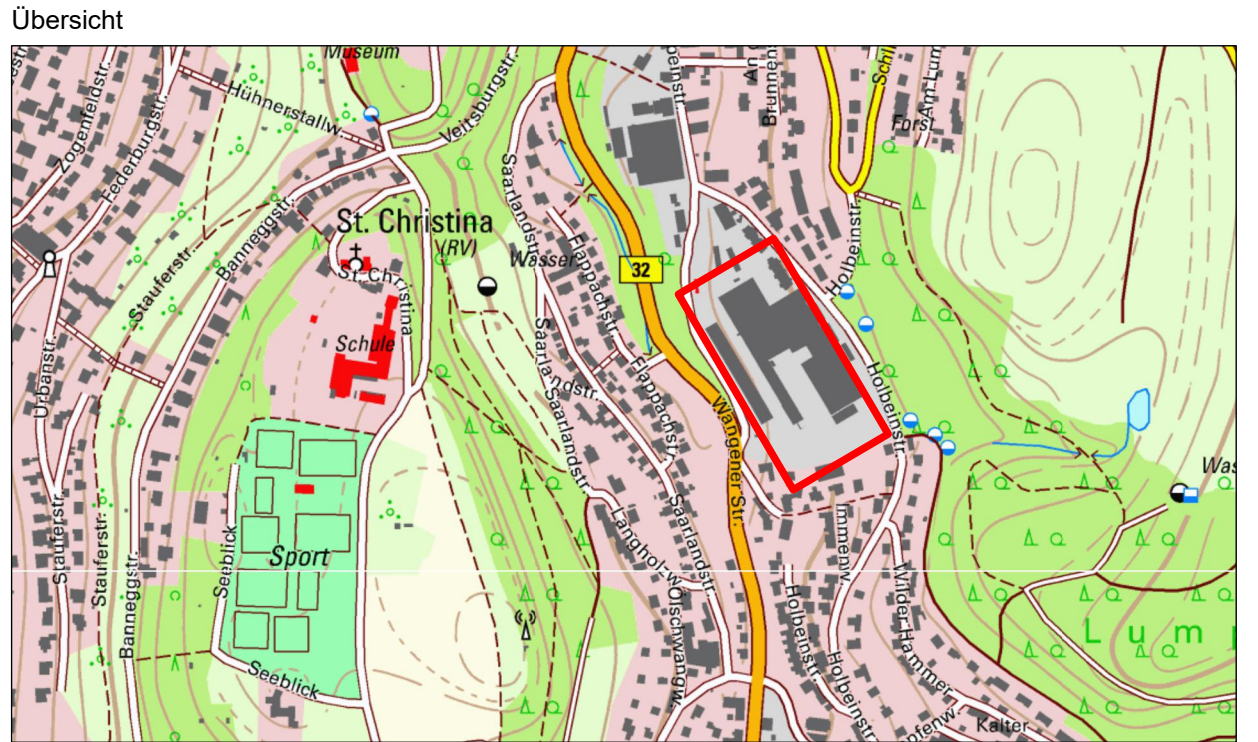
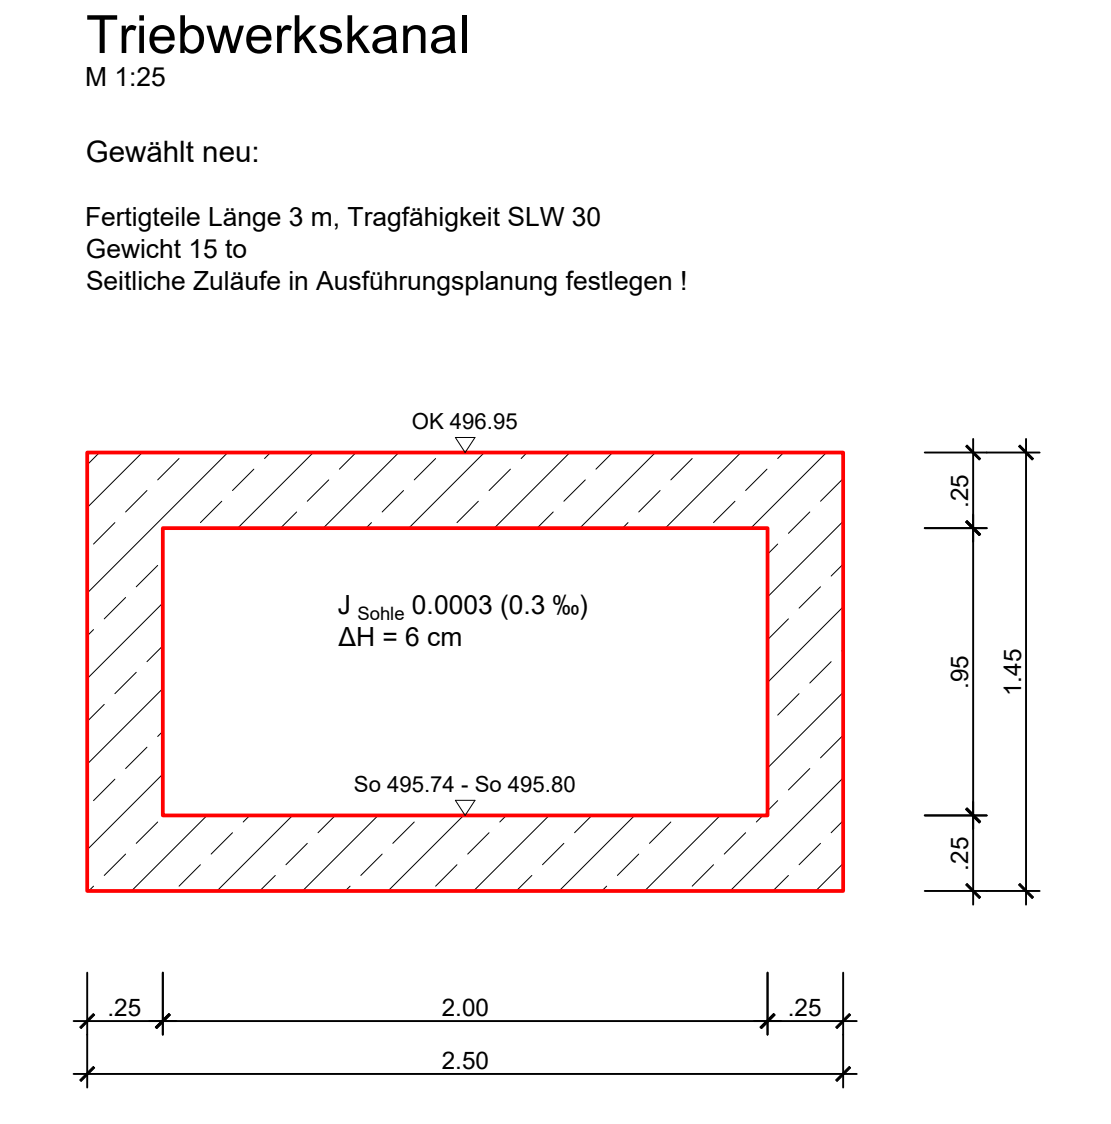
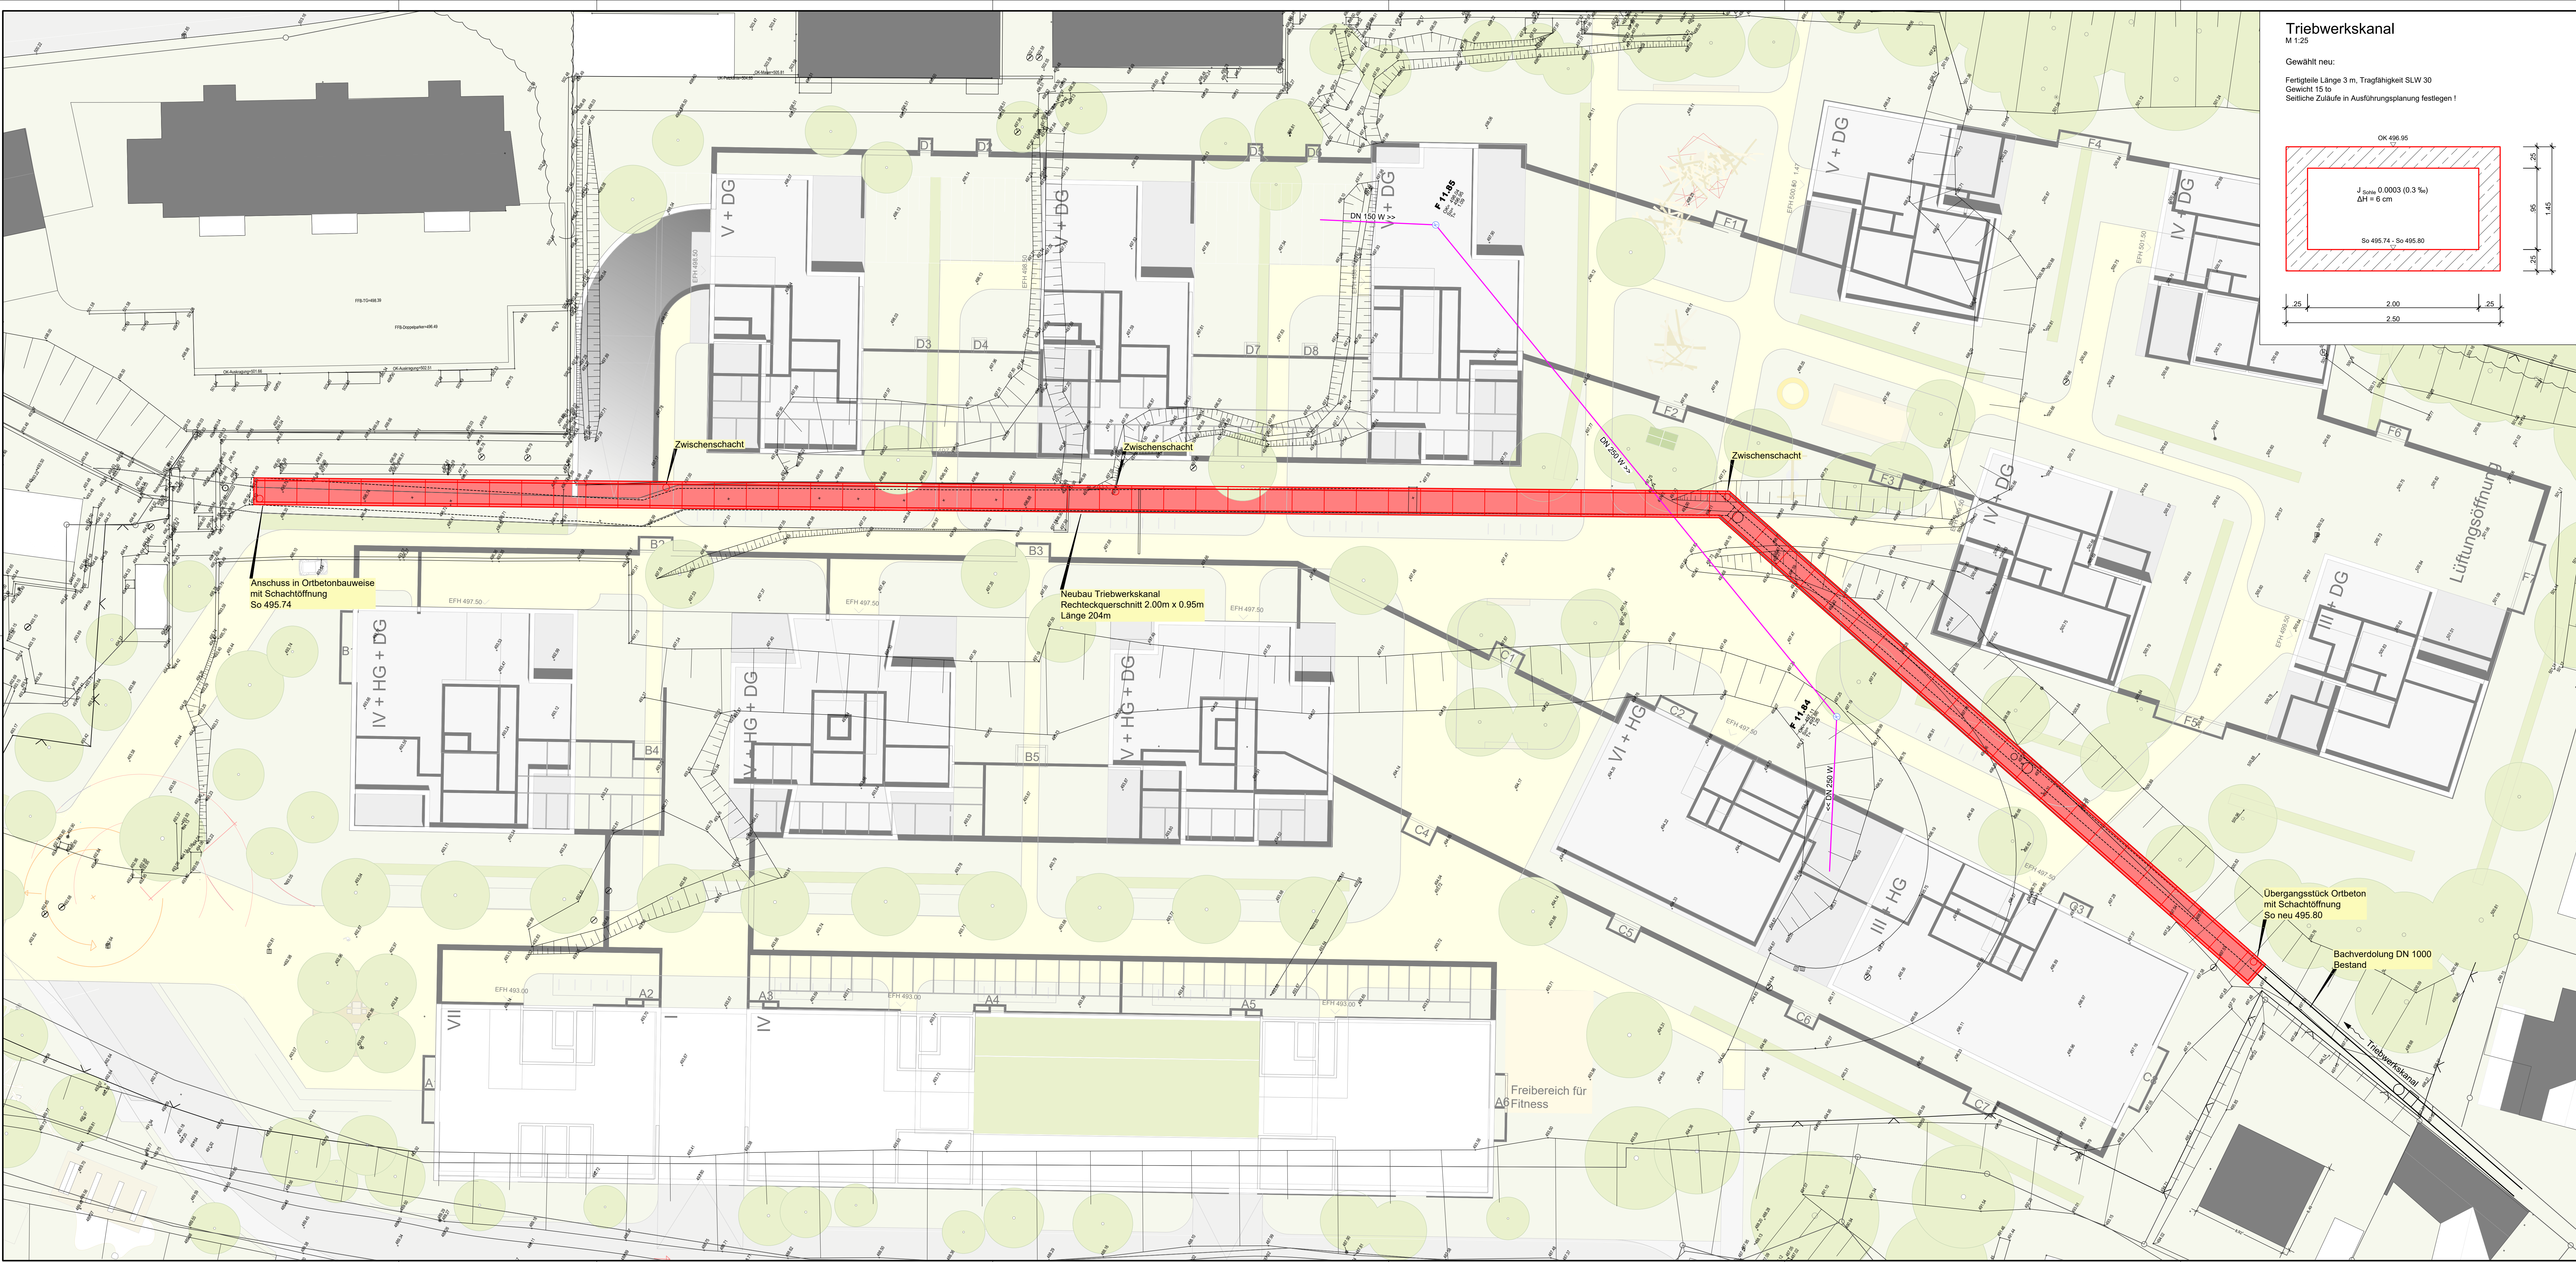


- Legende:**
- DN 150 W
 - Mischwasser Bestand Vermessen / Digitalisiert
 - W = Nichtidentifizierter Werkstoff
- Legende Kataster:**
- Grenzpunkt endgültig gerechnet und vermarktet
 - Grenzpunkt endgültig gerechnet, unvermarktet
 - Grenzpunkt nicht endgültig gerechnet aber vermarktet
 - Grenzpunkt nicht endgültig gerechnet, unvermarktet
 - Gemarkungsgrenze

Grundlage:
14.08.2019 Bestand Verdolung von Stadt Ravensburg, Tiefbauamt - Stadtentwässerung
08.07.2020 Grundlage von Rhomburg Bau GmbH

Kataster: --

Koordinatensystem		
x	Gauß - Krüger	UTM - ETRS89 / UTM Zone 32N
UTM - Korrekturfaktor:		
Höhensystem		Bereich
Höhen im neuen System (NN), DHHN12 - Status 130		
Höhen im Normalhöhen-Null (NN), DHHN2016 - Status 170		

RS RAPPSCHMID Infrastrukturplanung GmbH Im Espach 5 88444 Ummendorf		Tel 07351 - 45 700 10 Fax 07351 - 45 700 29	info@rsi-bc.de www.rsi-bc.de
Bauherr Stadt Ravensburg Kreis Ravensburg	Stadt Ravensburg		Anlage Projektnummer 19-070-RV Zeichnungsnummer GP_Lageplan
Bauvorhaben Neubau Triebwerkskanal im Rinker-Areal	Neubau Triebwerkskanal im Rinker-Areal		Maßstab 1:200 Plannummer 19-070-RV_01
Planart Lageplan	Anerk. d. Bauherr		Bearbeiter RA Gezeichnet GI Datum 04.11.2021
Genehmigungsplanung		Genehmigungsplanung	