

576/1

--- Tektur

▨ Bestand

▨ Umnutzung

■ Neubau


LAGEPLAN
ZEICHNERISCHER TEIL
ZUM BAUANTRAG
(§ 4 LBO VVO)

Gemeinde: Ravensburg
Gemarkung: Schmalegg
Flst. Nr.: 576/6 , 576/1

Erstellt: 15.01.2013
Änderung: 01.04.2014

graph. Datiauszug von 05.12.12
© staatliche Vermessungsverwaltung Baden-Württemberg
Der Punktstatus ist zu beachten

Maßstab
1:500

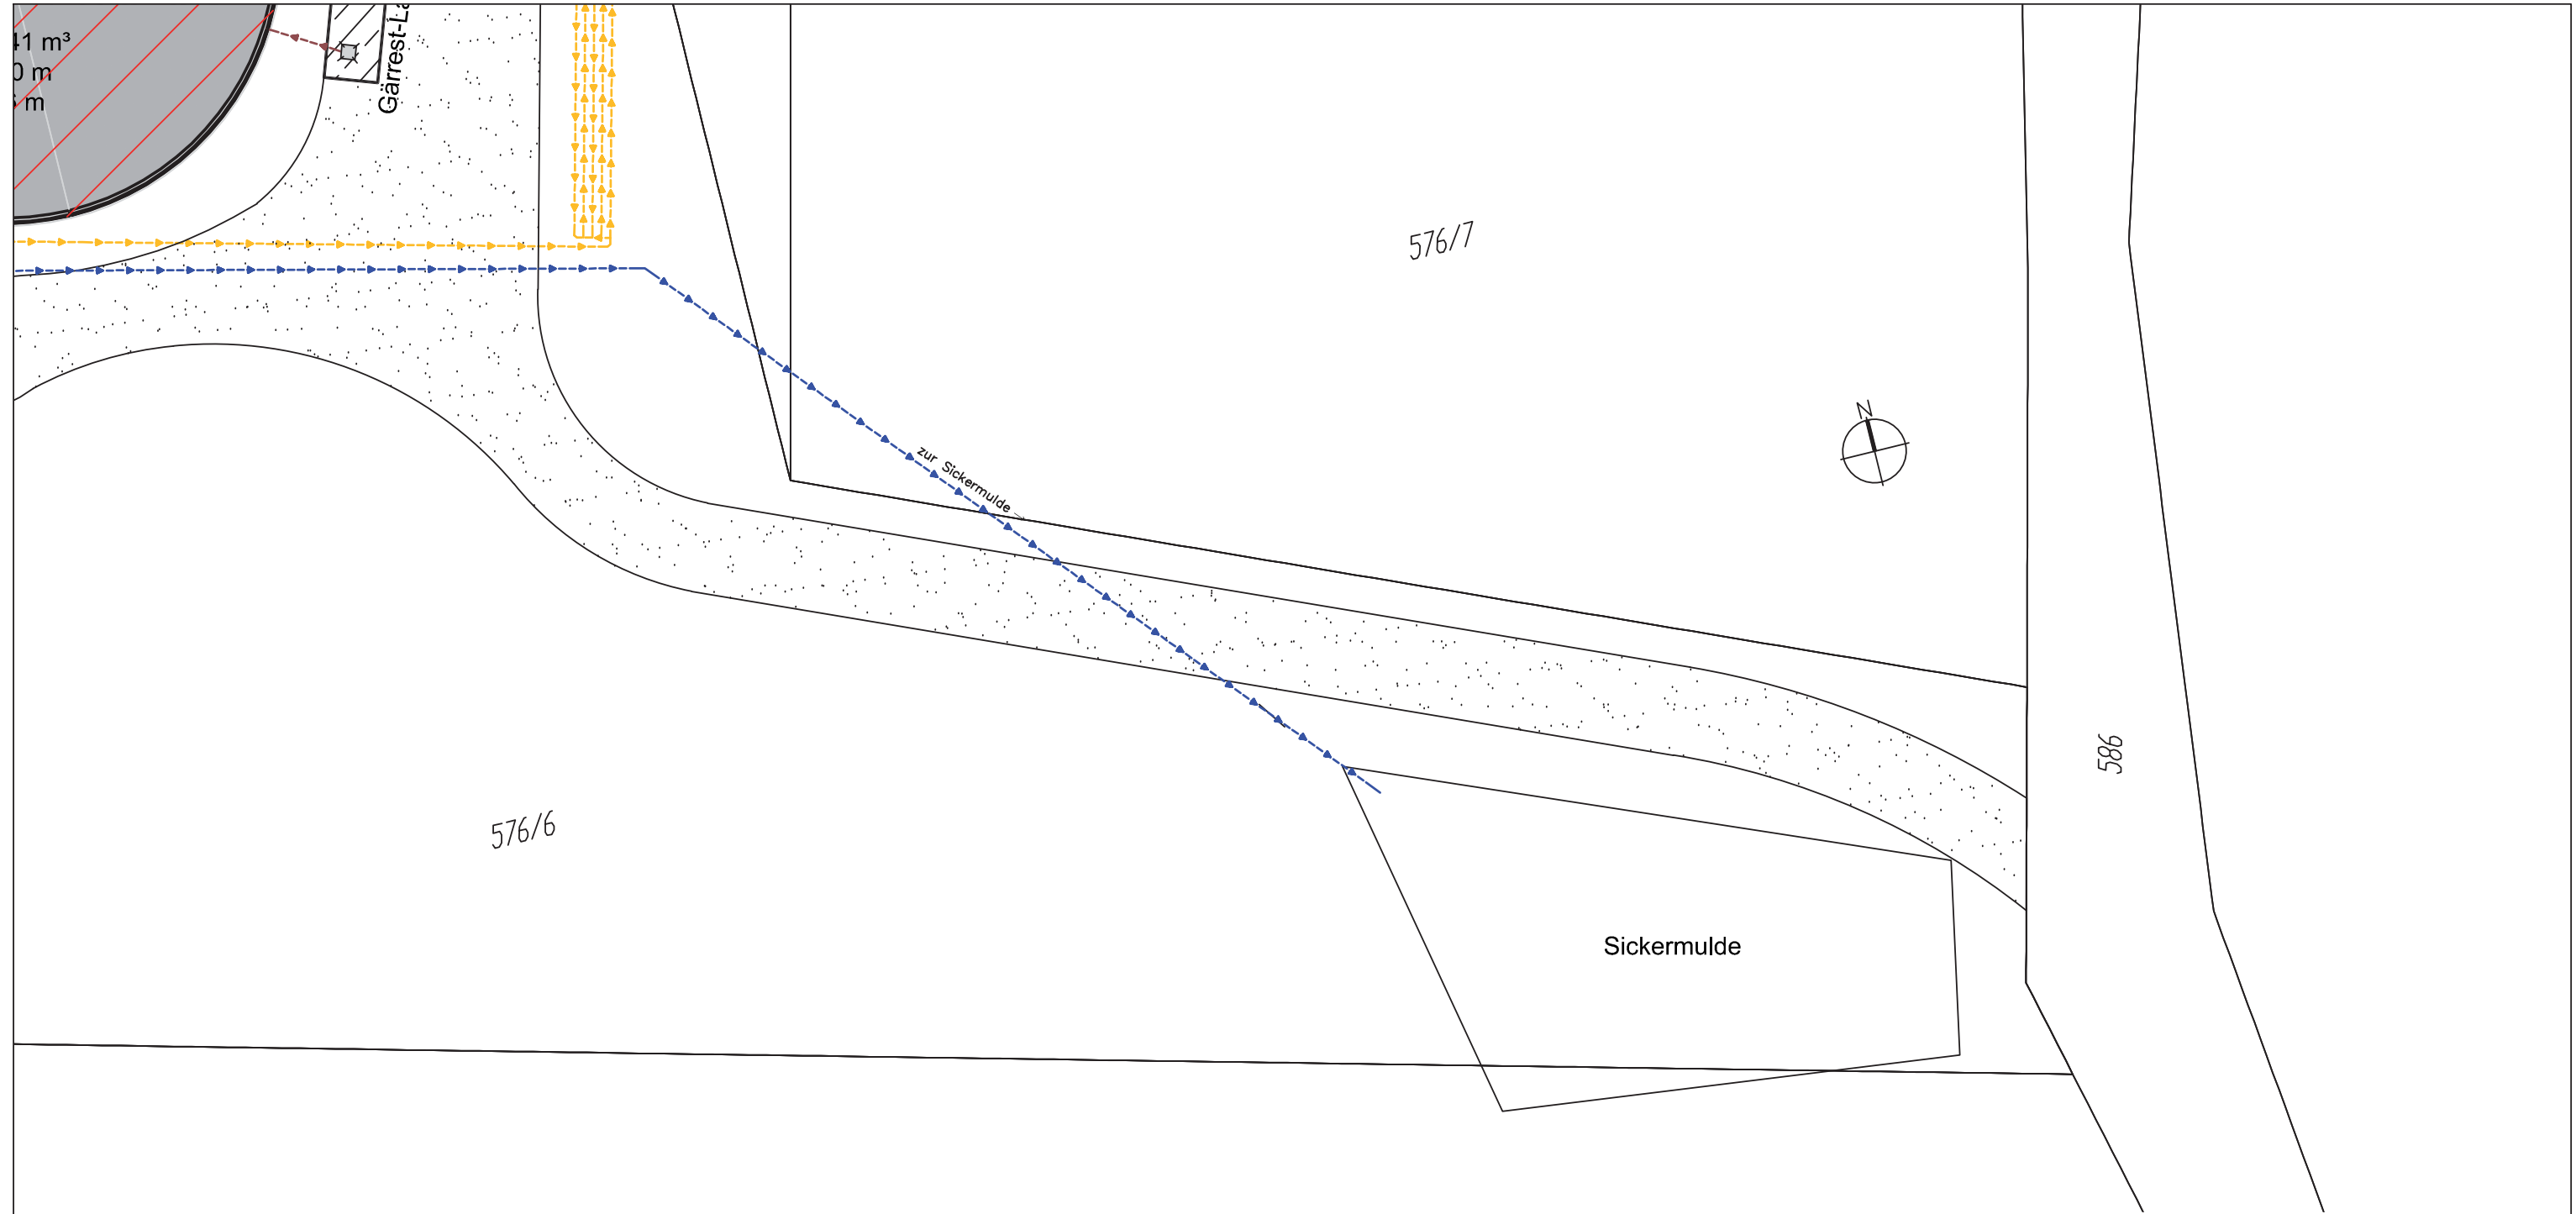

Grundriss Sickermulde

BV: Neubau Biogasanlage

Datum / Name

BH: Bioenergie Ganterhof GmbH & Co. KG
c/o Robert Christ
Domäne Hochberg 1
88213 Ravensburg

15.01.2013 / Lay

Maßstab:

1:500

Projekt Nr.:

BG10028






NOVATECH
Biogas · Solar · Fotovoltaik

Frankenstraße 6 - 8
74549 Wolpertshausen

E-Mail:
info@novatechgmbh.com

fon: 07904 / 943 - 0
fax: 07904 / 943 - 1704

Internet:
www.novatechgmbh.com

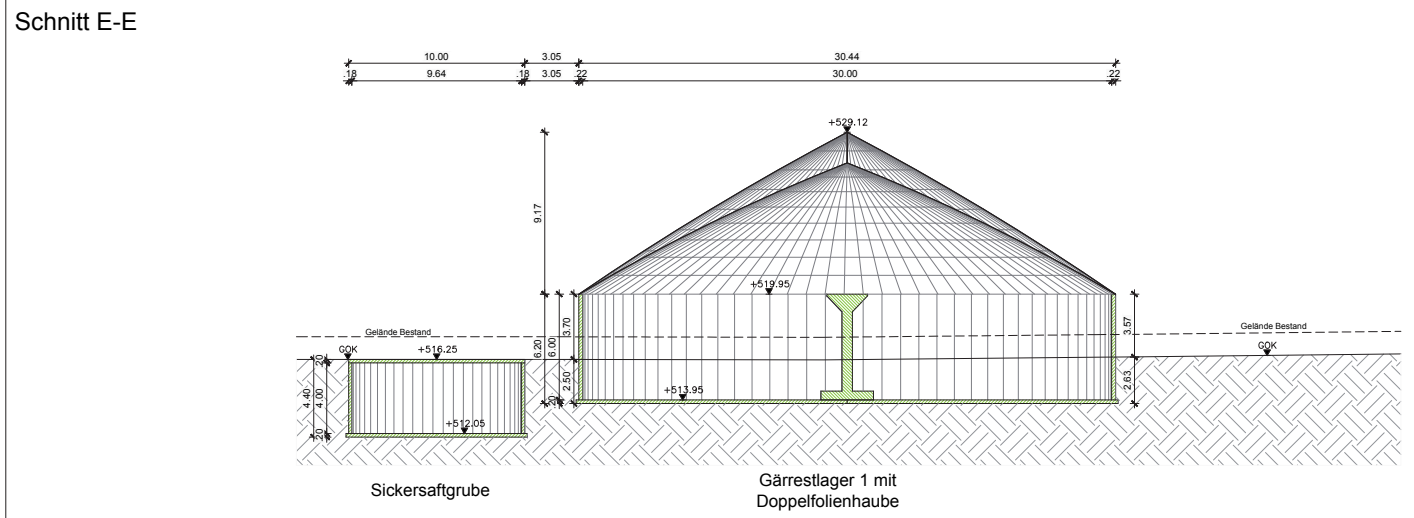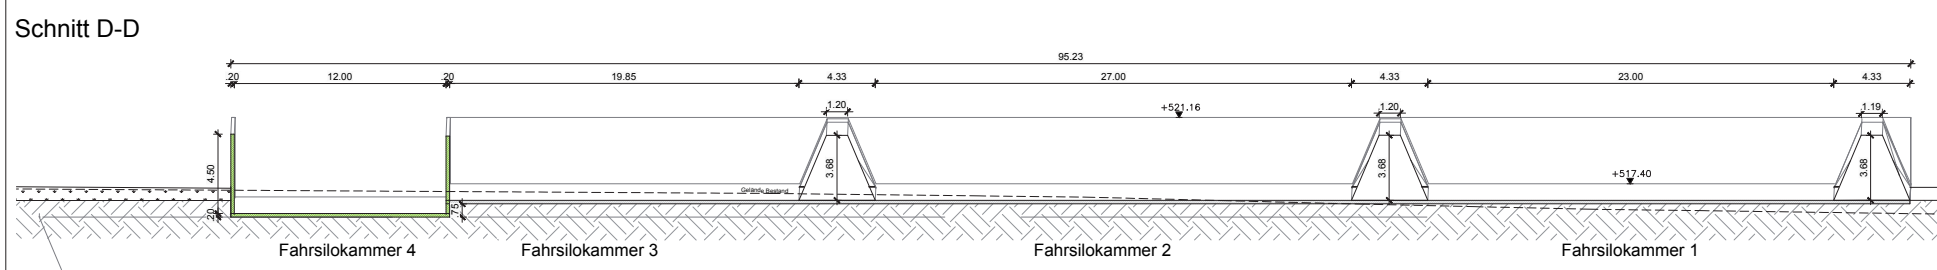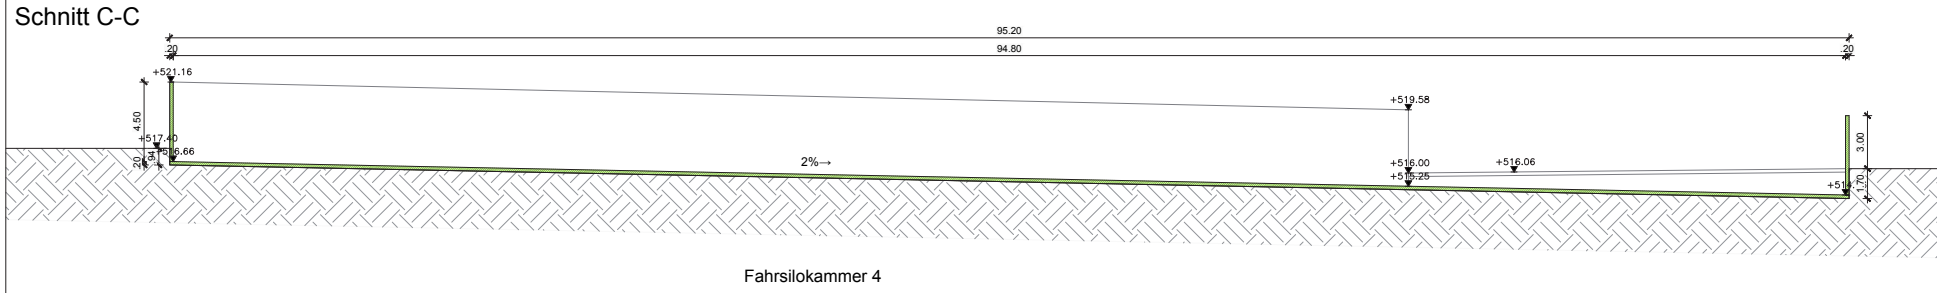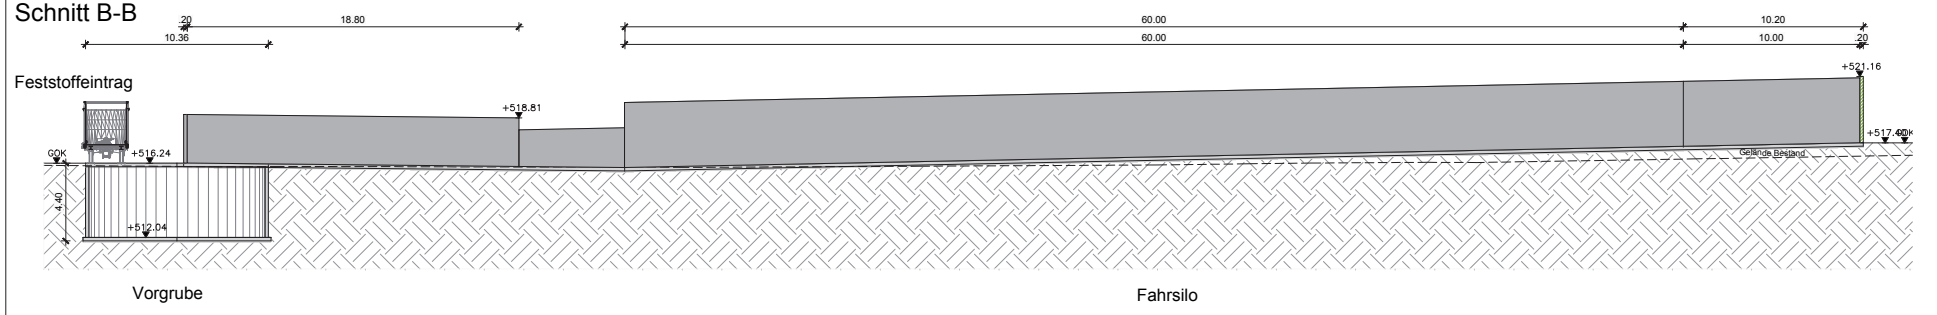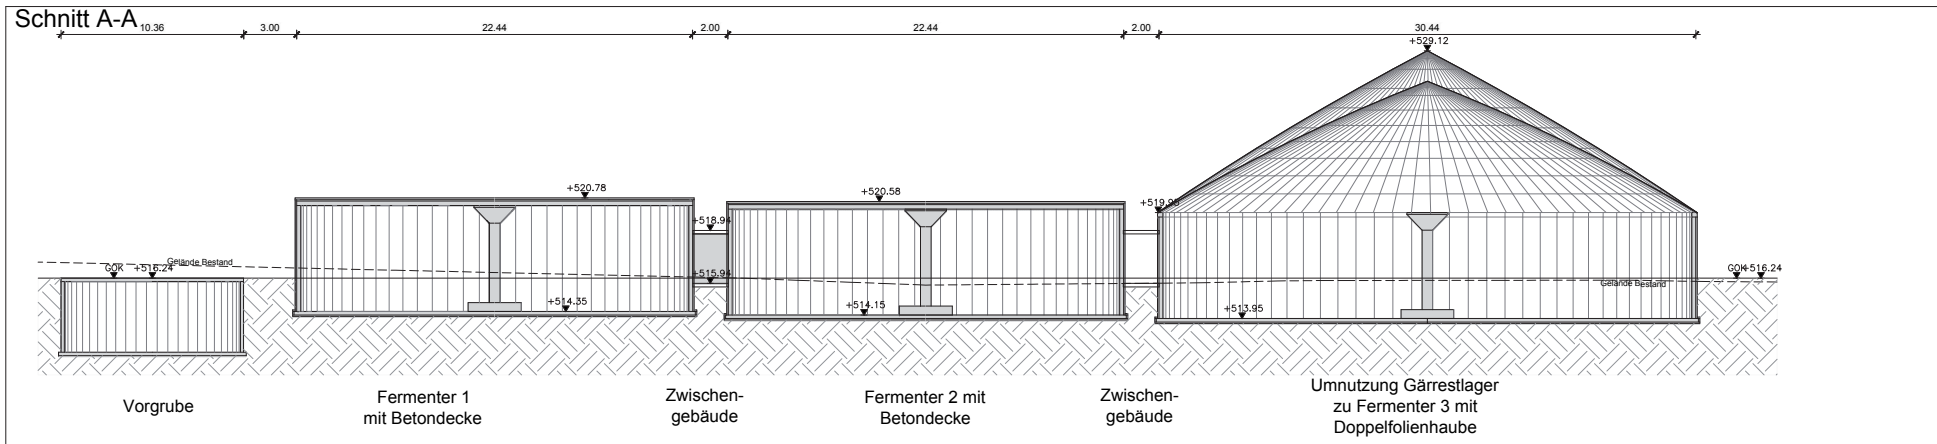

Vorhaben- und Erschließungsplan

Bauherr:
 Bioenergie Ganterhof GmbH & Co. KG
 c/o Robert Christ
 Domäne Hochberg 1
 88213 Ravensburg


Bauvorhaben:
 Erweiterung einer Biogasanlage
 mit Gasverwertung (Blockheizkraftwerk)

Schnitte Datum / Name Plan Nr.:
 15.01.2013 / Lay E2
 28.04.2014 / Mit
 Maßstab:
 1:150


Planverfasser: **Bauherr:**

NOVATECH
 Biogas - Solar - Fotovoltaik
 Frankstraße 6 - 8
 74549 Wolpertshausen
 fon: 07904 / 943 - 0
 fax: 07904 / 943 - 1704
 E-Mail: info@novatechgmbh.com
 Internet: www.novatechgmbh.com


Ansicht Nord - Ost

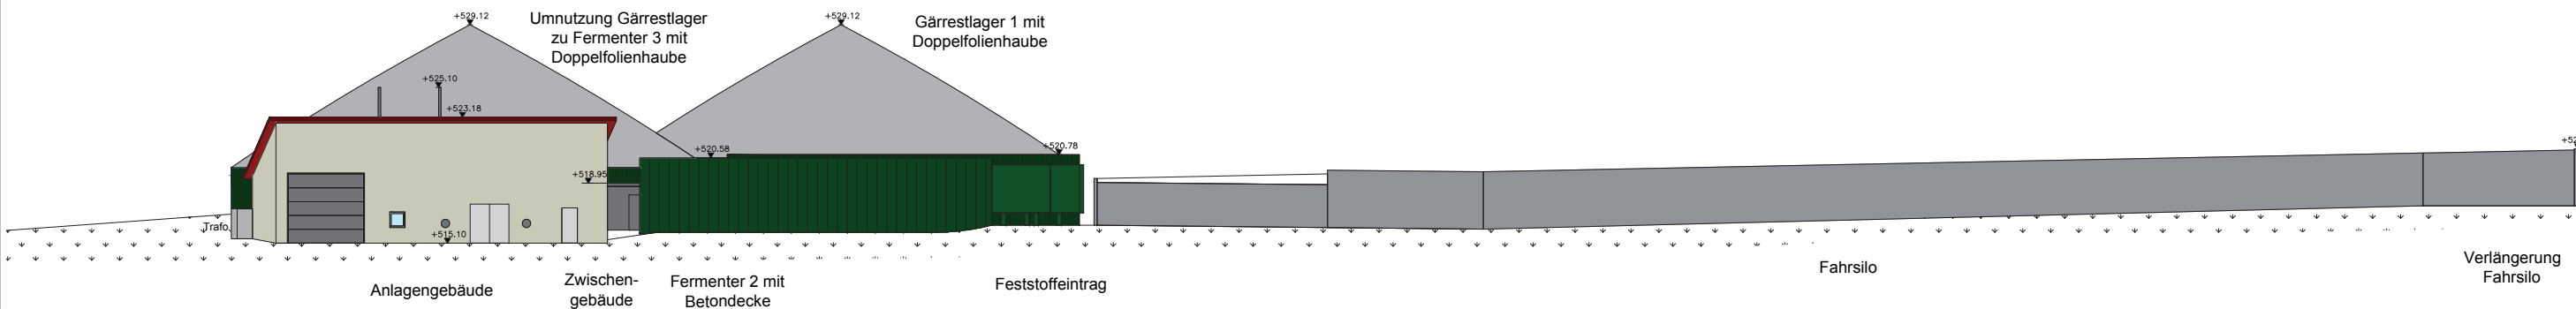


Ansicht Süd - West

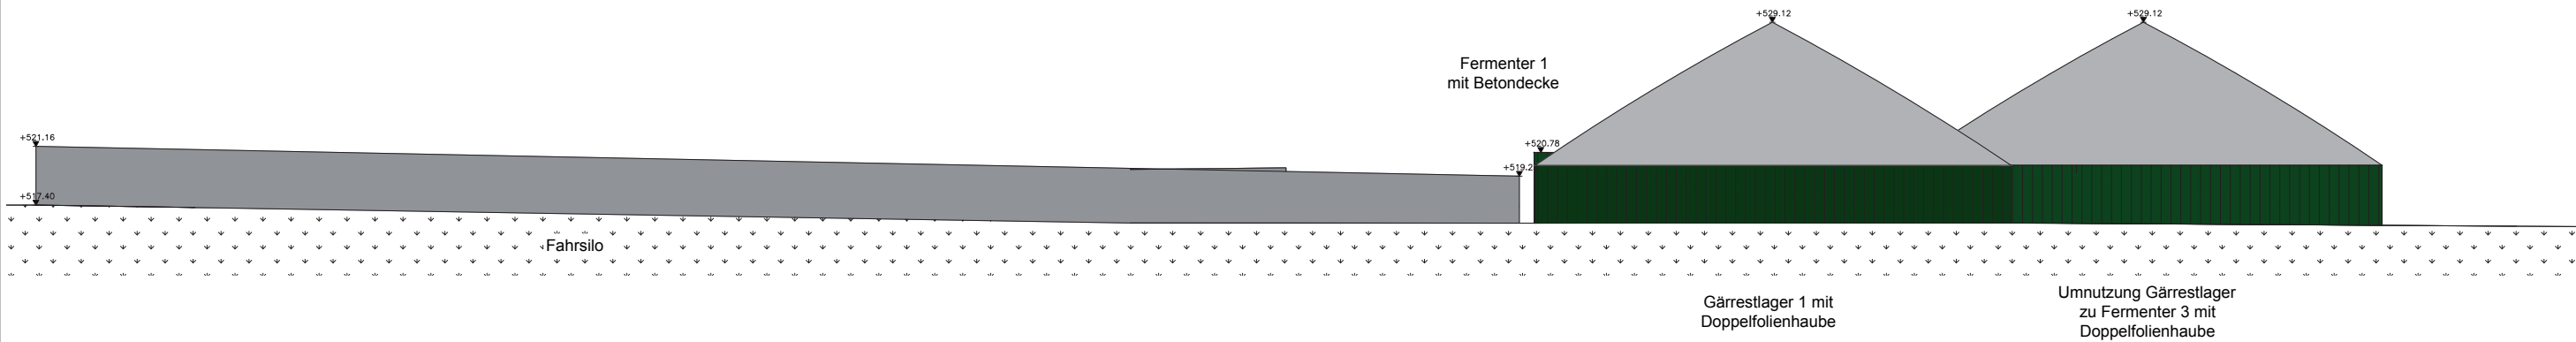

Ansicht Nord - West

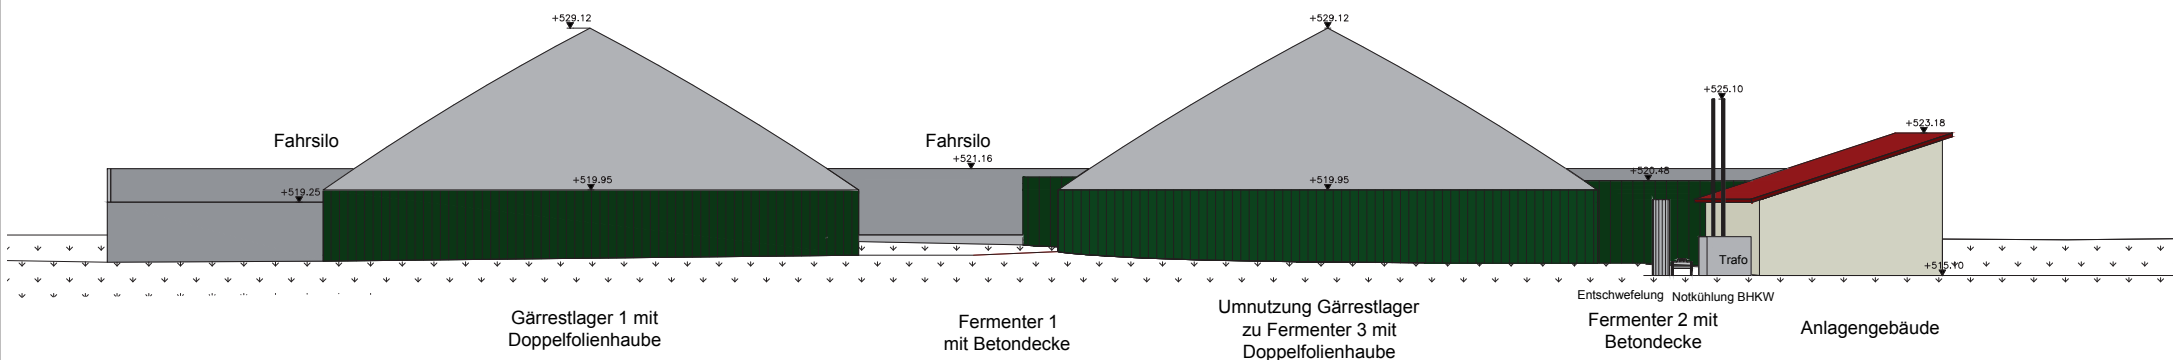

Ansicht Süd - Ost

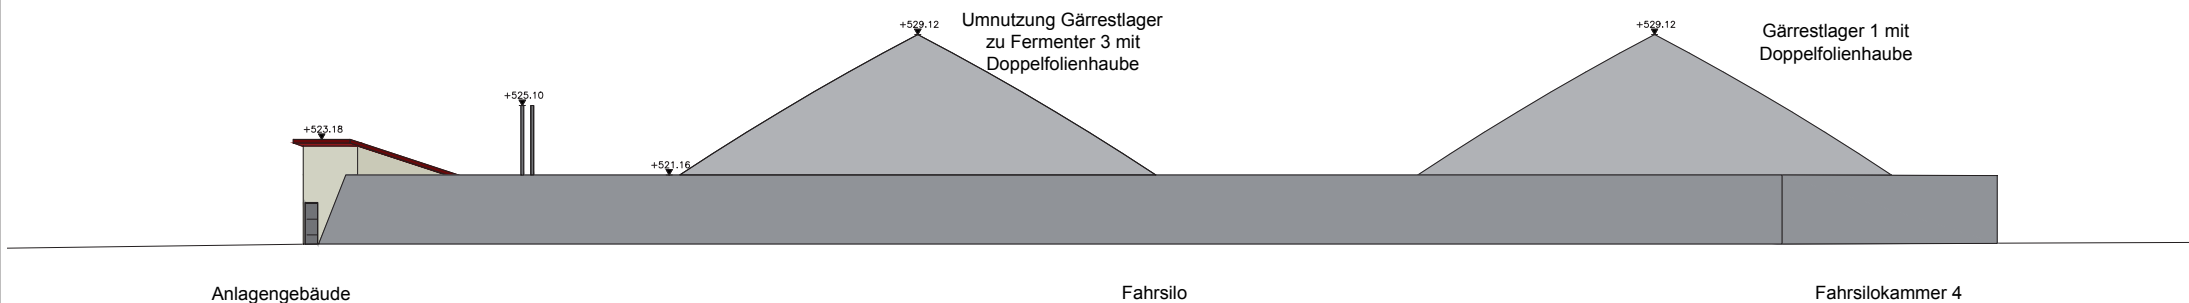

Vorhaben- und Erschließungsplan

Bauherr:

Bioenergie Ganterhof GmbH & Co. KG
c/o Robert Christ
Domäne Hochberg 1
88213 Ravensburg

Bauvorhaben:

Erweiterung einer Biogasanlage
mit Gasverwertung (Blockheizkraftwerk)

Ansichten

Datum / Name Plan Nr.:

15.01.2013 / Lay

28.04.2014 / Mit

E3

Maßstab:

1:200

Planverfasser:

Bauherr:

NOVATECH
Biogas - Solar - Fotovoltaik

Frankenstraße 6 - 8
74549 Wolpertshausen

fon: 07904 / 943 - 0
fax: 07904 / 943 - 1704

E-Mail:
info@novatechgmbh.com

Internet:
www.novatechgmbh.com