


Betriebshof Mariatal


Legende:

-  SBR DN 400 Mischwasserkanal (Neu)
-  PVC DN 150 Regenwasserkanal (Neu)

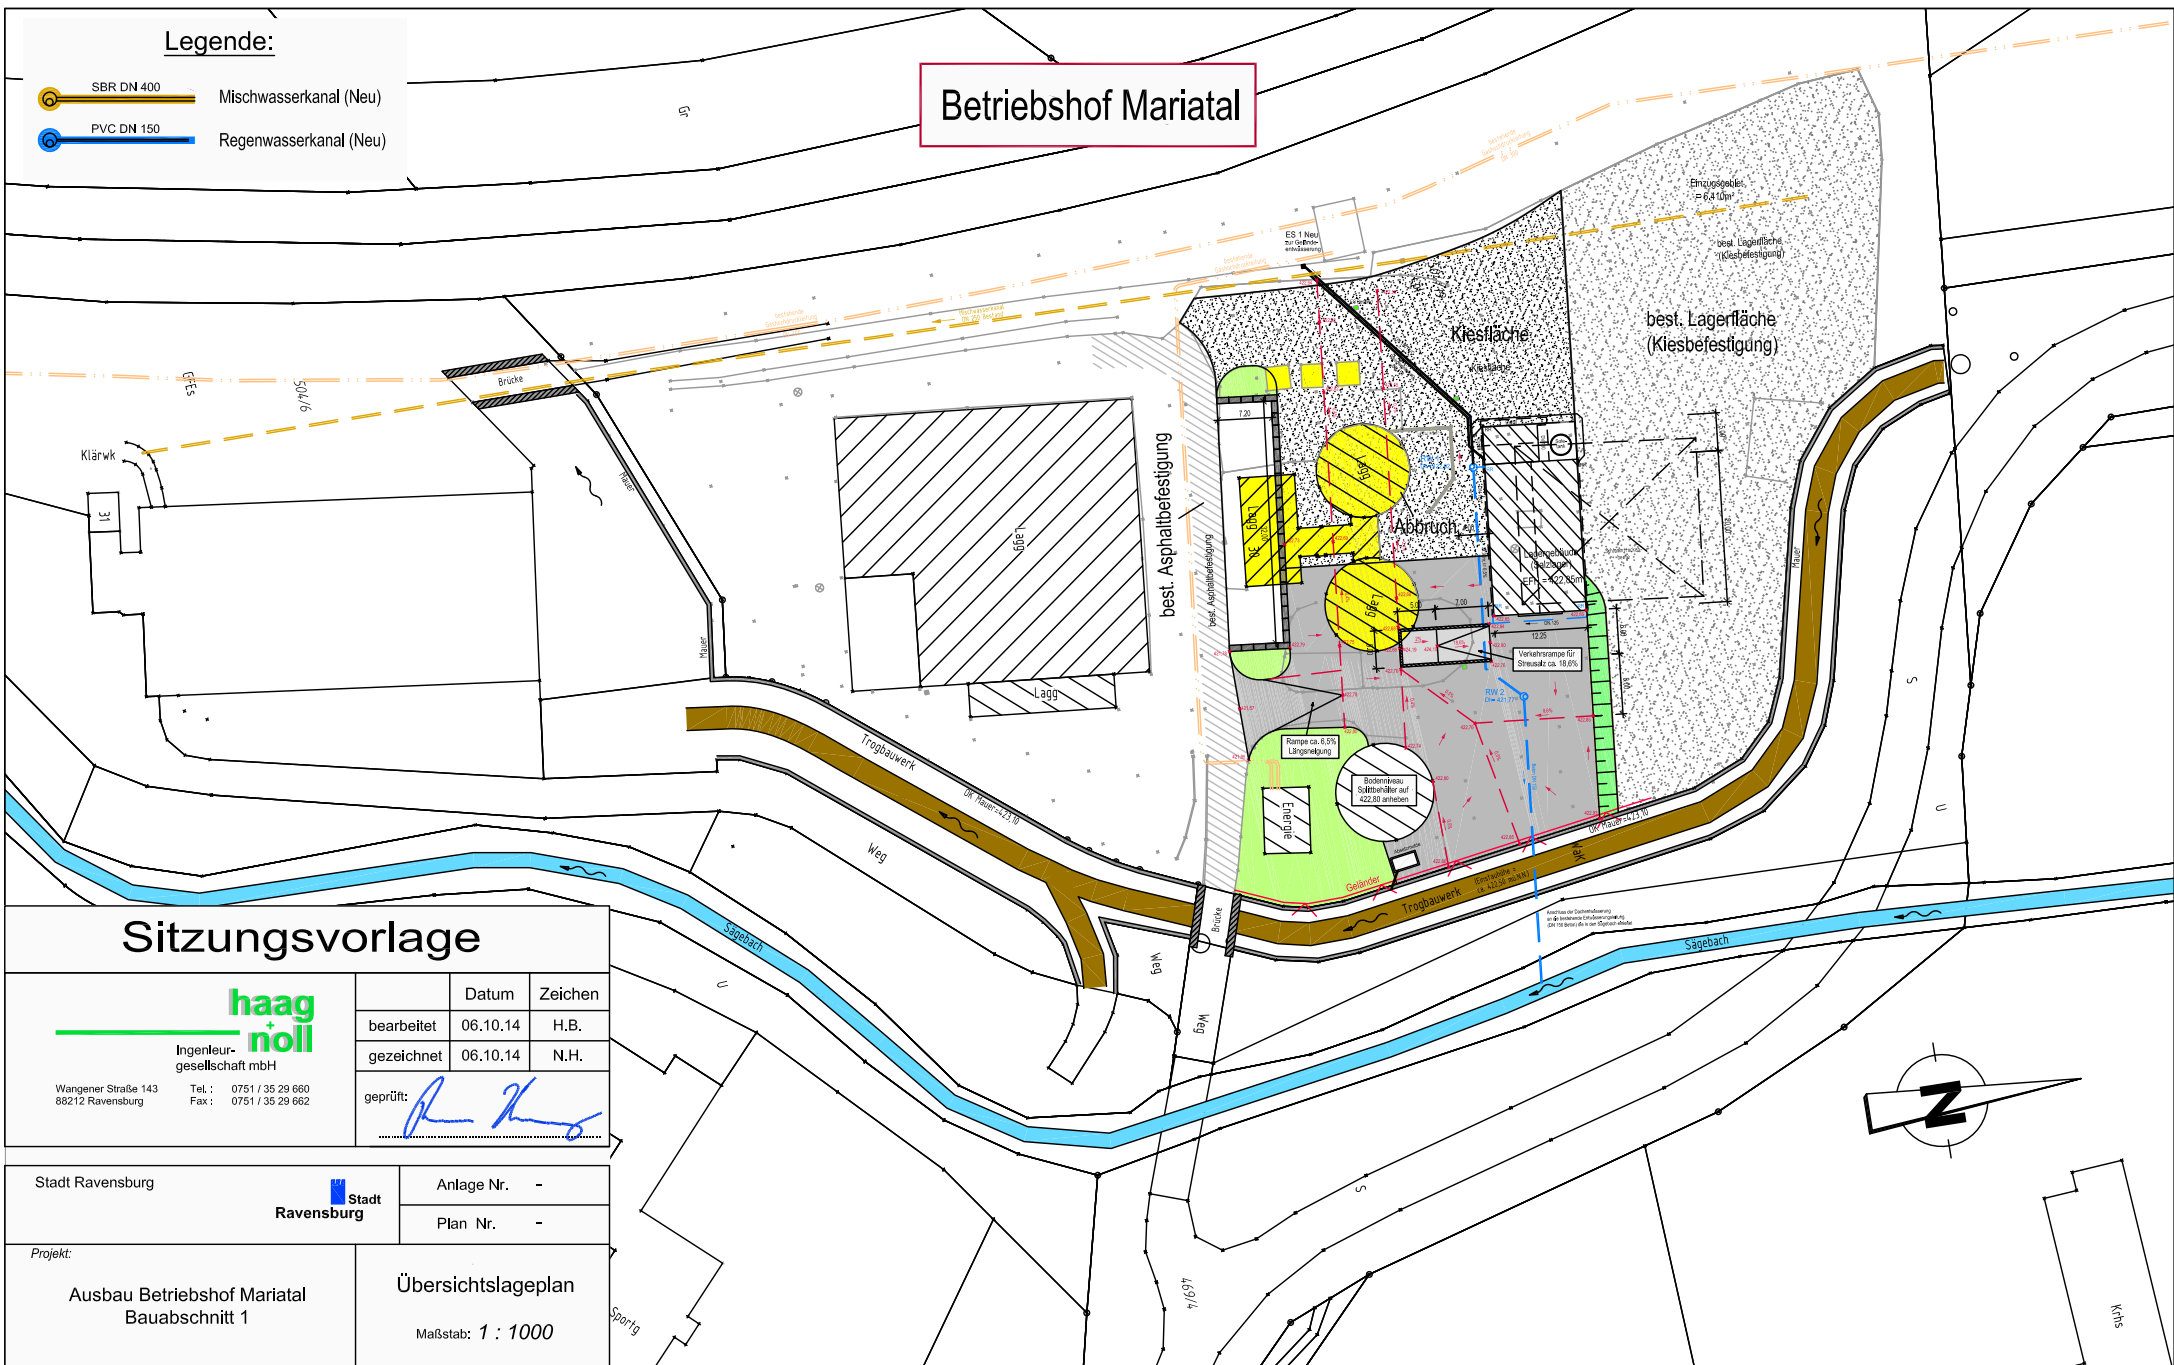

Sitzungsvorlage

**haag
+
nöll**
Ingenieur-
gesellschaft mbH
Wangener Straße 143
88212 Ravensburg
Tel.: 0751 / 35 29 660
Fax: 0751 / 35 29 662

	Datum	Zeichen
bearbeitet	06.10.14	H.B.
gezeichnet	06.10.14	N.H.
geprüft:		

Stadt Ravensburg



Anlage Nr. -
Plan Nr. -

Projekt:

Ausbau Betriebshof Mariatal
Bauabschnitt 1

Übersichtslageplan
Maßstab: 1 : 1000